


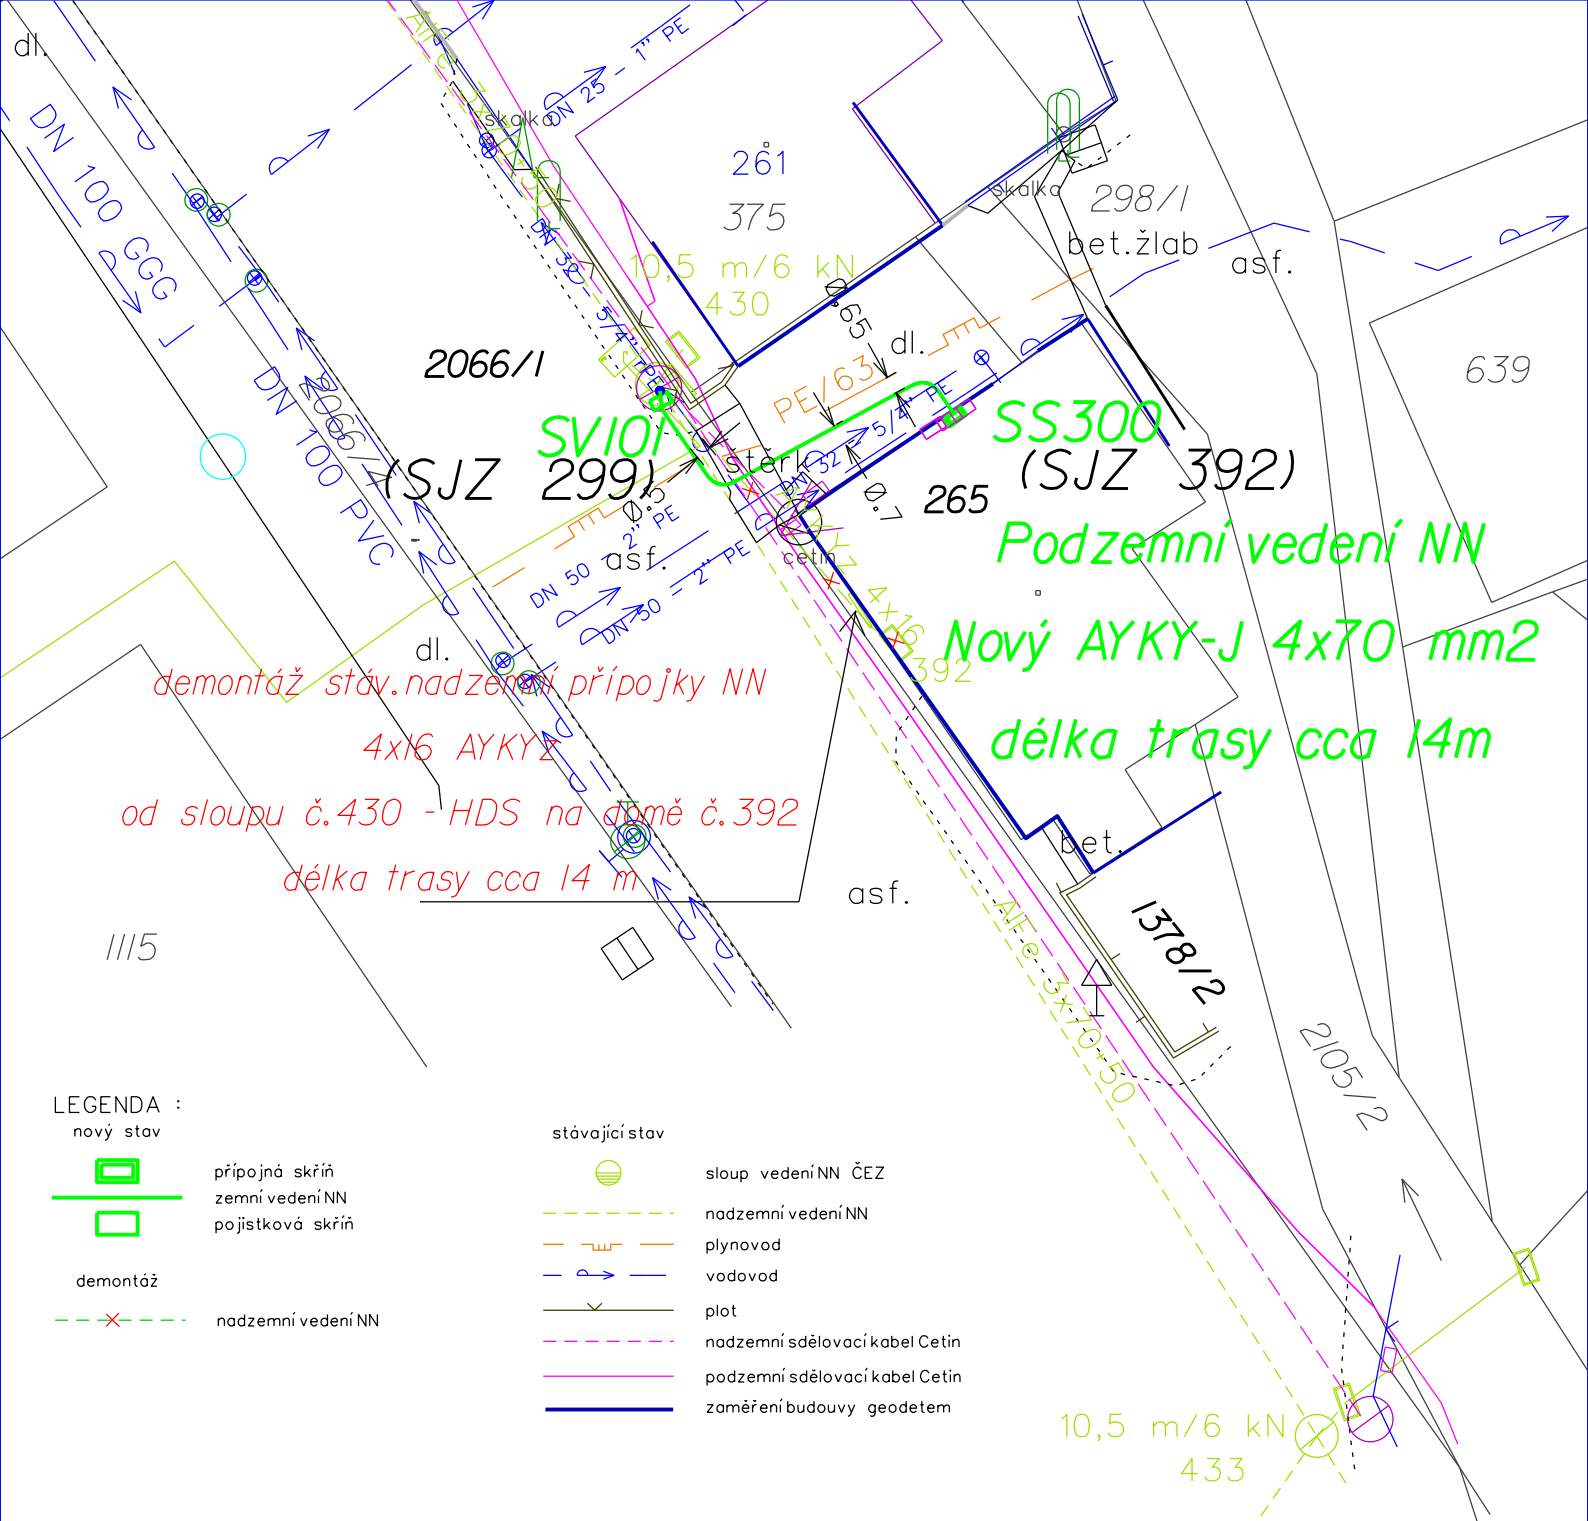

LEGENDA :

- nový stav
- přípojná skříň
 - zemní vedení NN
 - pojistková skříň
- demontáž
- nadzemní vedení NN

stávající stav

- sloup vedení NN ČEZ
- nadzemní vedení NN
- plynovod
- vodovod
- plot
- nadzemní sdělovací kabel Cetin
- podzemní sdělovací kabel Cetin
- zaměření budovy geodetem

Základní údaje:

 
Napěťová soustava NN: 3+PEN, střídavá, 50Hz, 400/230, TN-C

Ochrana před úrazem elektrickým proudem:

NN - živých částí: izolací, polohou a krytím

NN - neživých částí: automatickým odpojením od zdroje
(dle ČSN 33 2000-4-41, ČL.413.1.3)

k.ú. Metylovice



Investor: ČEZ Distribuce, a.s. Teplická 874/8 405 02 Děčín IV-Podmokly IČ:24729035	Vypracoval:		Ilona Žurovcová	Podpis:	NOVPRO FM, s.r.o. Sadová 609, 738 01 Frýdek-Místek IČ:28633504
	Odpovědný projektant:		Ing. Jiří Němec	Podpis:	
	Zaměření pro PD:		EMGEO profi s.r.o.		
Měřítko: 1 : 500	Formát: A4	Poznámka:		Stupeň: DÚR	
Název akce: Metylovice čp.392,přeložka přípojky					Datum: 7/2022
					Číslo zakázky: IZ-12-8004214
Název výkresu: KOORDINAČNÍ SITUAČNÍ VÝKRES					Číslo výkresu: C.2

Metylovice čp.392,přeložka přípojky

KOORDINAČNÍ SITUAČNÍ VÝKRES

METYLOVICE čp.392, PŘELOŽKA PŘÍPOJKY

IV-12-8004214
PROVIZORNÍ DOPRAVNÍ ZNAČENÍ
ETAPA 1

SITUACE ŠIRŠÍCH VZTAHŮ

